

COMUNE DI NUORO

A.T.I.
Associazione Temporanea di Imprese
SIECI s.r.l.

IL RESPONSABILE
DEL PROCEDIMENTO
ING. ANTONIO GADDEO

I PROGETTISTI

RISTRUTTURAZIONE CINEMA TEATRO ELISEO

PROGETTO ESECUTIVO

FILE:	SCALA:	DATA:	AGG:
LIVELLO PLATEA	1:100	Aprile 2002	Giugno 2003
	ELABORATI		TAV. N°
	IMPIANTO IDRICO ANTINCENDIO E VIE DI ESODO PIANTA 1° LIVELLO (SOTTOPALCO)		1 A

IMPIANTO DI CLIMATIZZAZIONE
(in pompa di calore sono poste nel locale sala)

UFFICIO: POMPA DI CALORE AD ESPANSIONE DIRETTA, ALIMENTATA CON ENERGIA ELETTRICA DI RETE, CON UNITA' ESTERNA ED UNITA' INTERNE NON CHIAVIATE. POWER-BUS-SALA BASS: POMPA DI CALORE AD ESPANSIONE DIRETTA, ALIMENTATA CON ENERGIA ELETTRICA DI RETE, TIPO ROOF-TOP CANALIZZATA (I CANALI NON ATTRAVERSSANO ALTRI COMPARTIMENTI).

SALA: POMPA DI CALORE AD ESPANSIONE DIRETTA, ALIMENTATA CON ENERGIA ELETTRICA DI RETE, TIPO ROOF-TOP CANALIZZATA (I CANALI NON ATTRAVERSSANO ALTRI COMPARTIMENTI).

CORRIDOI SALA: POMPA DI CALORE AD ESPANSIONE DIRETTA, ALIMENTATA CON ENERGIA ELETTRICA DI RETE, CON UNITA' ESTERNA ED UNITA' INTERNE CHIAVIATE (I CANALI NON ATTRAVERSSANO ALTRI COMPARTIMENTI).


SUPERFICIE
SOTTOPALCO: 171 MQ.
GOLFO MISTICO: 70 MQ.
LOCALE TECNICO: 30 MQ.
ALTRI: 32 MQ.
TOTALE 1° LIVELLO 303 MQ.



MATERIALI
Pavimenti locali tecnici: gran porfido spessor 12,2
Pavimenti corridoi, uffici e servizi: gran ceramica
Pavimenti scale: ceramica e ceramica gresite: smaltate in grigio (classe "D")
Pavimenti e pareti: intonaco di malta
Pavimenti gallerie: rivestimento ceramico decorativo tipo in marmo (classe "D")
su marmoreo in lana minerale (classe "D")
Controsoffitti: Sola Gialla: in gesso "Super-5" mm12 (classe "D") REI 120;
Sola Plaster/Carroll Sola/Plaster: in gesso "Super-5" mm12 (classe "D") REI 120;
URSA/Comar/Paral Plaster: in lana minerale "Armostrong Carapax" (classe "D") REI 120;
(analoghi tenendo conto delle effettive condizioni di impiego)
Tendaggi: in classe "D" di reazione al fuoco
(analoghi tenendo conto delle effettive condizioni di impiego)
Condizionatori: Con condotti preisolati "P300" in polietilene espanso ad altissima (classe "D-1")
Serramenti: in alluminio in finitura, in legno o in acciaio, per i locali tecnici, le porte


N.B.: TUTTI GLI AMBIENTI, AD ECCEZIONE
DEL SERVIZIO IDRICO, SONO PROTETTI
DA IMPIANTO DI RISCALDAMENTO FUMI
(vedi tavola n. 10 e 20)


LIVELLO 1 (SOTTOPALCO)

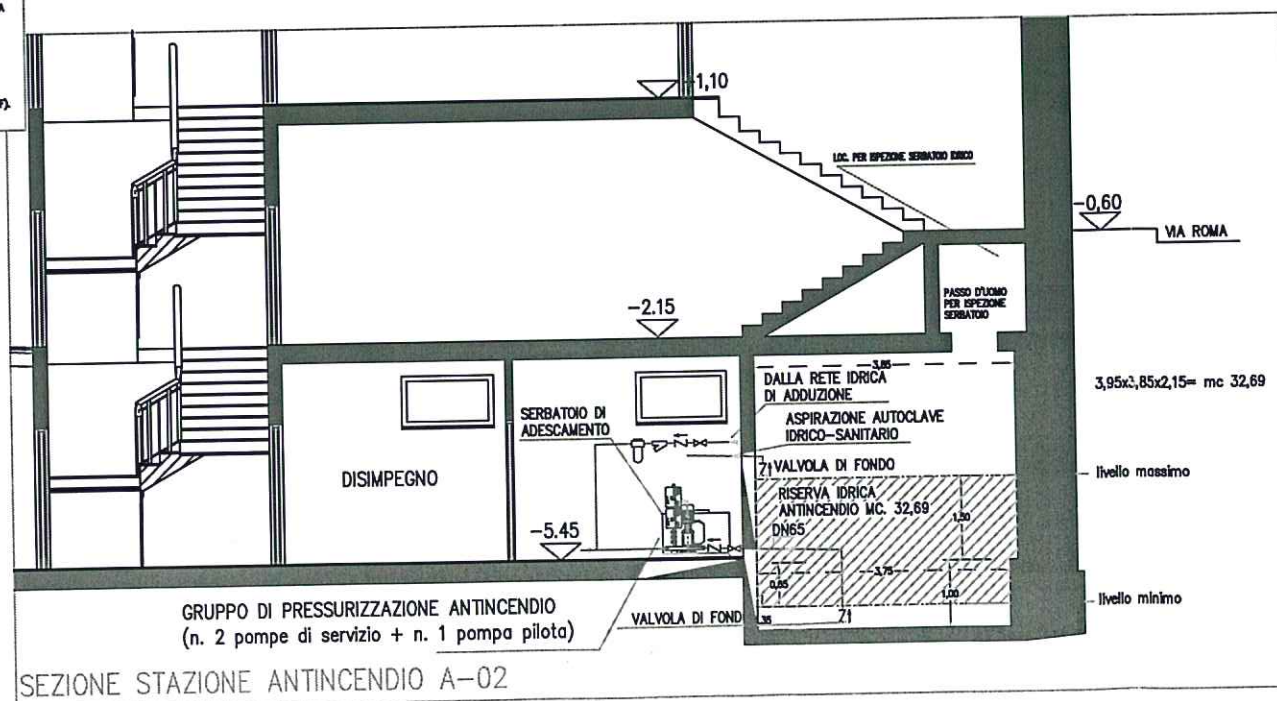

SEZIONE STAZIONE ANTINCENDIO A-02

VIA DEFFENU
divieto di sosta negli orari di apertura al pubblico
porte tipo Eni con griglia di aerazione (0,80x0,60)
superiore a 1/50 della superficie del locale;

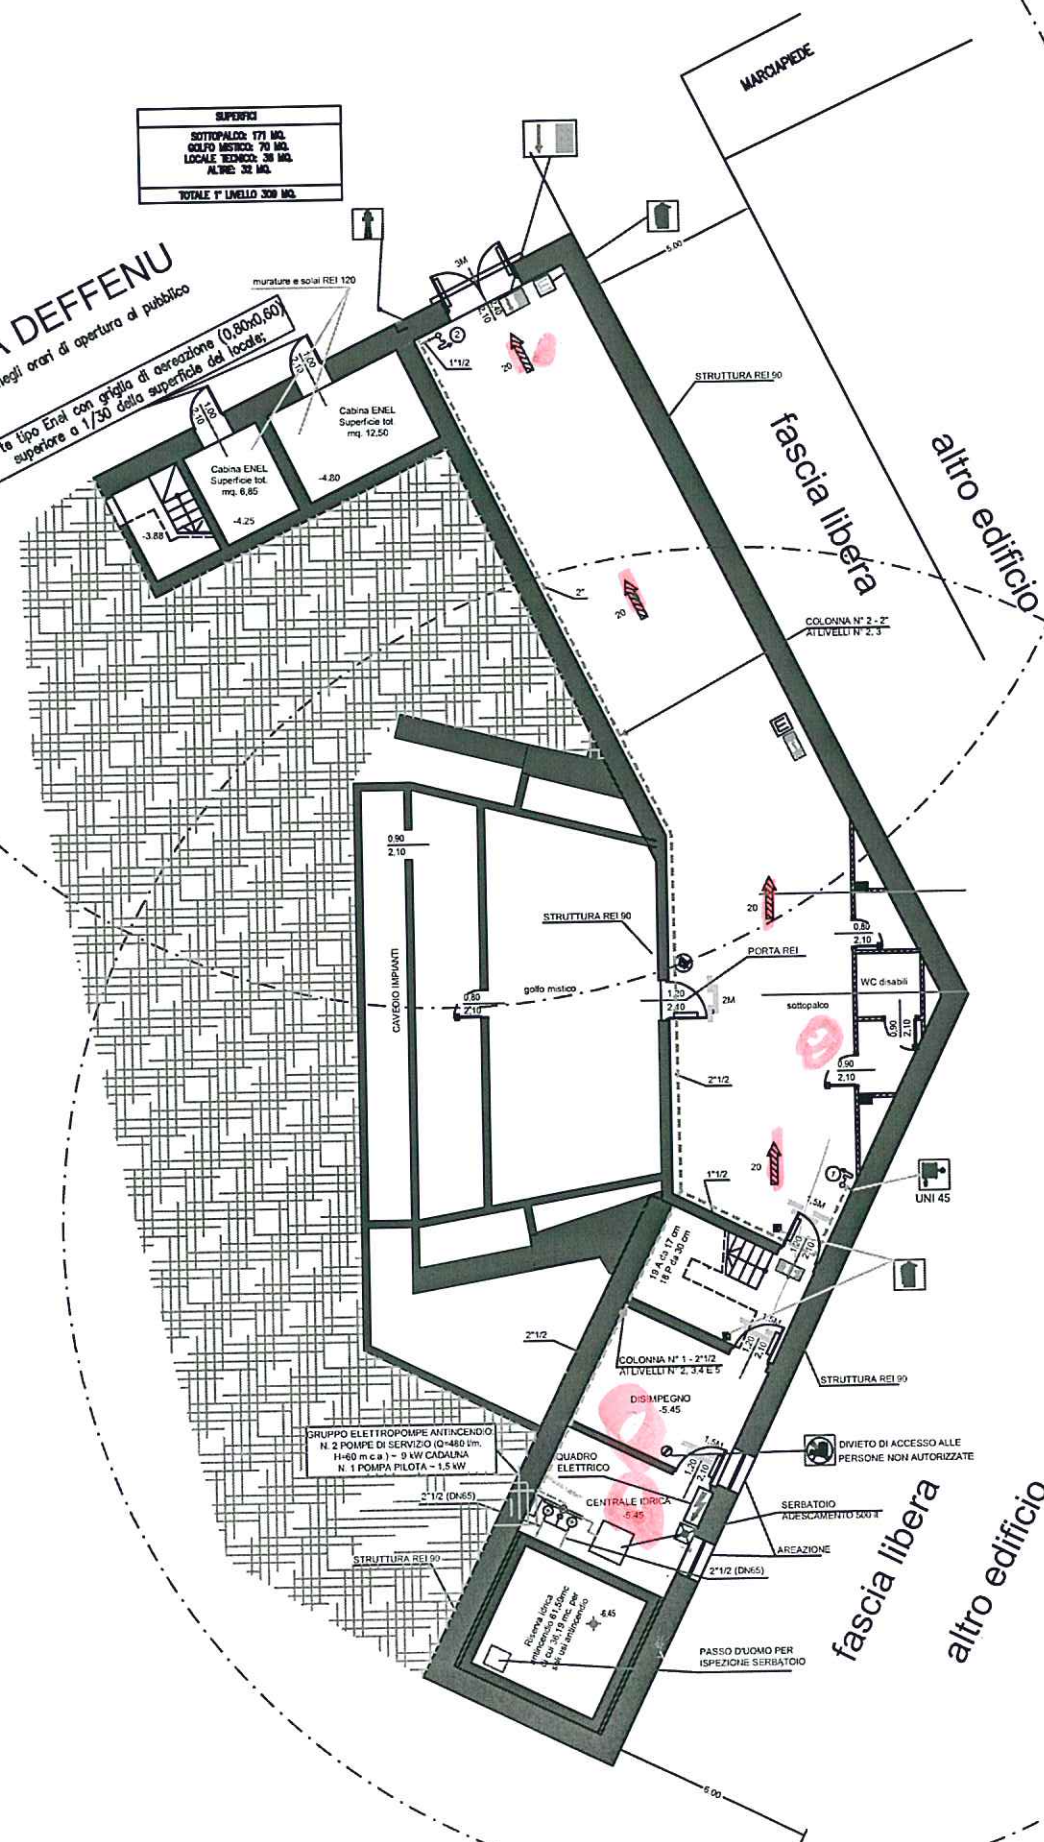

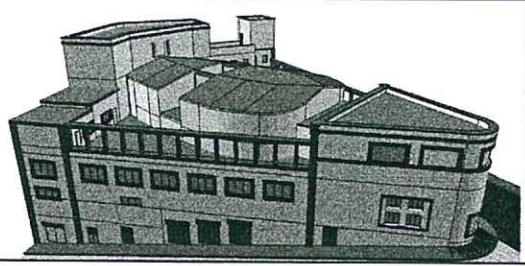

COMUNE DI NUORO

A.T.I.
Associazione Temporanea di Imprese
SIECI s.r.l.

IL RESPONSABILE
DEL PROCEDIMENTO
ING. ANTONIO GADDEO

I PROGETTISTI

RISTRUTTURAZIONE CINEMA TEATRO ELISEO

PROGETTO ESECUTIVO

FILE: LIVELLO PLATEA
SCALA: 1:100
DATA: Aprile 2002
AGG.: Giugno 2003

ELABORATI
IMPIANTO IDRICO ANTINCENDIO
E VIE DI ESODO
PIANTA 2° LIVELLO (PLATEA)

2_A

- #### LEGENDA
- LAMPADA DI SICUREZZA
 - LUCE DI SICUREZZA CON PITTORAMA INDICANTE L'USCITA (D. Lgs. n° 463/96)
 - LUCE DI SICUREZZA CON PITTORAMA INDICANTE LA VIA DI ESODO (D. Lgs. n° 463/96)
 - USCITA VERSO L'ALTO
 - USCITA ORIZZONTALE
 - USCITA VERSO IL BASSO
 - STRUTTURA REI 90 ALMENO
 - PORTA RESISTENTE AL FUOCO REI 90 ALMENO SEMPRE CHIUSA, CON MOLLA DI AUTOCHEIURAMENTO
 - PERCORSO DI ESODO CON DISTANZA DI SICUREZZA MINIMALE ANTIPANICO TIPO PUSH-BAR MODULO DI USCITA (MODELLO UNO = 60 cm. - Sollecitazioni di cui al D.M. 30.11.85)
 - ESTINTORE A POLVERE DA 8 kg CON CAPACITA' ESTINGUENTE NON INFERIORE A 21A-89B/C CON CARTELLINO SEGNALETORE (D. Lgs. n° 463/96)
 - ERARIANTE UNI 45 CON MANICHETTA CERTIFICATA LUNGA 20 m. E LAMPA DI RAME CON BOSCHETTO INTERCOMUNICABILE, PZ, CON CARTELLINO SEGNALETORE (D. Lgs. n° 463/96)
 - ATTACCO UNI 70 PER AUTOPOMPA VME, CON CARTELLINO SEGNALETORE (D.Lgs. n° 463/96)
 - TUBAZIONE IN ACCIAIO UNI 8863 - 6383, PN 12, CON OLIVAZIONE FILETTATE
 - RAGGIO D'AZIONE DI 20 m.
 - TORNAGGI SALA COLLEGATI ALLA RIVELAZIONE FUMI E CON APPARTURA MOTORIZZATA DA CENTRALE A.R.

IMPIANTO DI CLIMATIZZAZIONE
(in pompa di calore sono poste nei locali sotto)

UFFICIO: POMPA DI CALORE AD ESPANSIONE DIRETTA, ALIMENTATA CON ENERGIA ELETTRICA DI RETE, CON UNITA' ESTERNA ED UNITA' INTERNE NON CANALIZZATE. TORNAGGI-SALA: POMPA DI CALORE AD ESPANSIONE DIRETTA, ALIMENTATA CON ENERGIA ELETTRICA DI RETE, TIPO ROOF-TOP CANALIZZATA (I CANALI NON ATTRAVERSSANO ALTRI COMPARTIMENTI).

SALA: POMPA DI CALORE AD ESPANSIONE DIRETTA, ALIMENTATA CON ENERGIA ELETTRICA DI RETE, TIPO ROOF-TOP CANALIZZATA (I CANALI NON ATTRAVERSSANO ALTRI COMPARTIMENTI).

CORRIDOIO SALA: POMPA DI CALORE AD ESPANSIONE DIRETTA, ALIMENTATA CON ENERGIA ELETTRICA DI RETE, CON UNITA' ESTERNA ED UNITA' INTERNE CANALIZZATE (I CANALI NON ATTRAVERSSANO ALTRI COMPARTIMENTI).


SUPERFICI


SALA: 430 MQ
CORRIDOIO SALA: 280 MQ
UFFICIO: 90 MQ
SERVIZIO: 90 MQ
PALCO/SCENICO: 110 MQ
SISTEMI ATTORI: 38 MQ
ALTRI: 100 MQ
TOTALE PLATEA: 1071 MQ.

MATERIALI

Pavimenti locali tecnici: grana perlato spessori mm1,2
Pavimenti corridoi, uffici e servizi: grana cereato
Pavimenti scale: ciottoli e pedale in marmo
Pavimento foyer, galleria e corridoio galleria: marmo in granito (classe "D")
Pavili e soffitti: laccato di metallo
Pavili galleria: rivestimento acustico decorativo ligneo in multistrato laccato (classe "D")
su marmoreo in laccato (classe "D")
Controcassette: Solo Giallorio in gesso "Super-S" mm12 (classe "D") REI 120;
Solo Piatto/Controcassette Solo Piatto: in gesso "Super-S" (classe "D") REI 120;
Uffici/Controcassette/Controcassette: in laccato "Armstrong Carling" (classe "D") REI 120;
(controcassette tenute conto delle effettive condizioni di impiego)
Tendaggi: in classe "D" di resistenza al fuoco
(controcassette tenute conto delle effettive condizioni di impiego)
Condizionatori: Con condotti protetti "P3000" in polietilene espanso ad aluminio (classe "D-1")
Serramenti: in alluminio in finitura, in legno e metallo, per i locali tecnici, in porte

N.B.: TUTTI GLI AMBIENTI, AD ECCEZIONE DEI SERVIZI TECNICI, SONO PROTETTI DA IMPATTO DI RILEVAZIONE FUMI (vedi tavola n. 10 e 30)

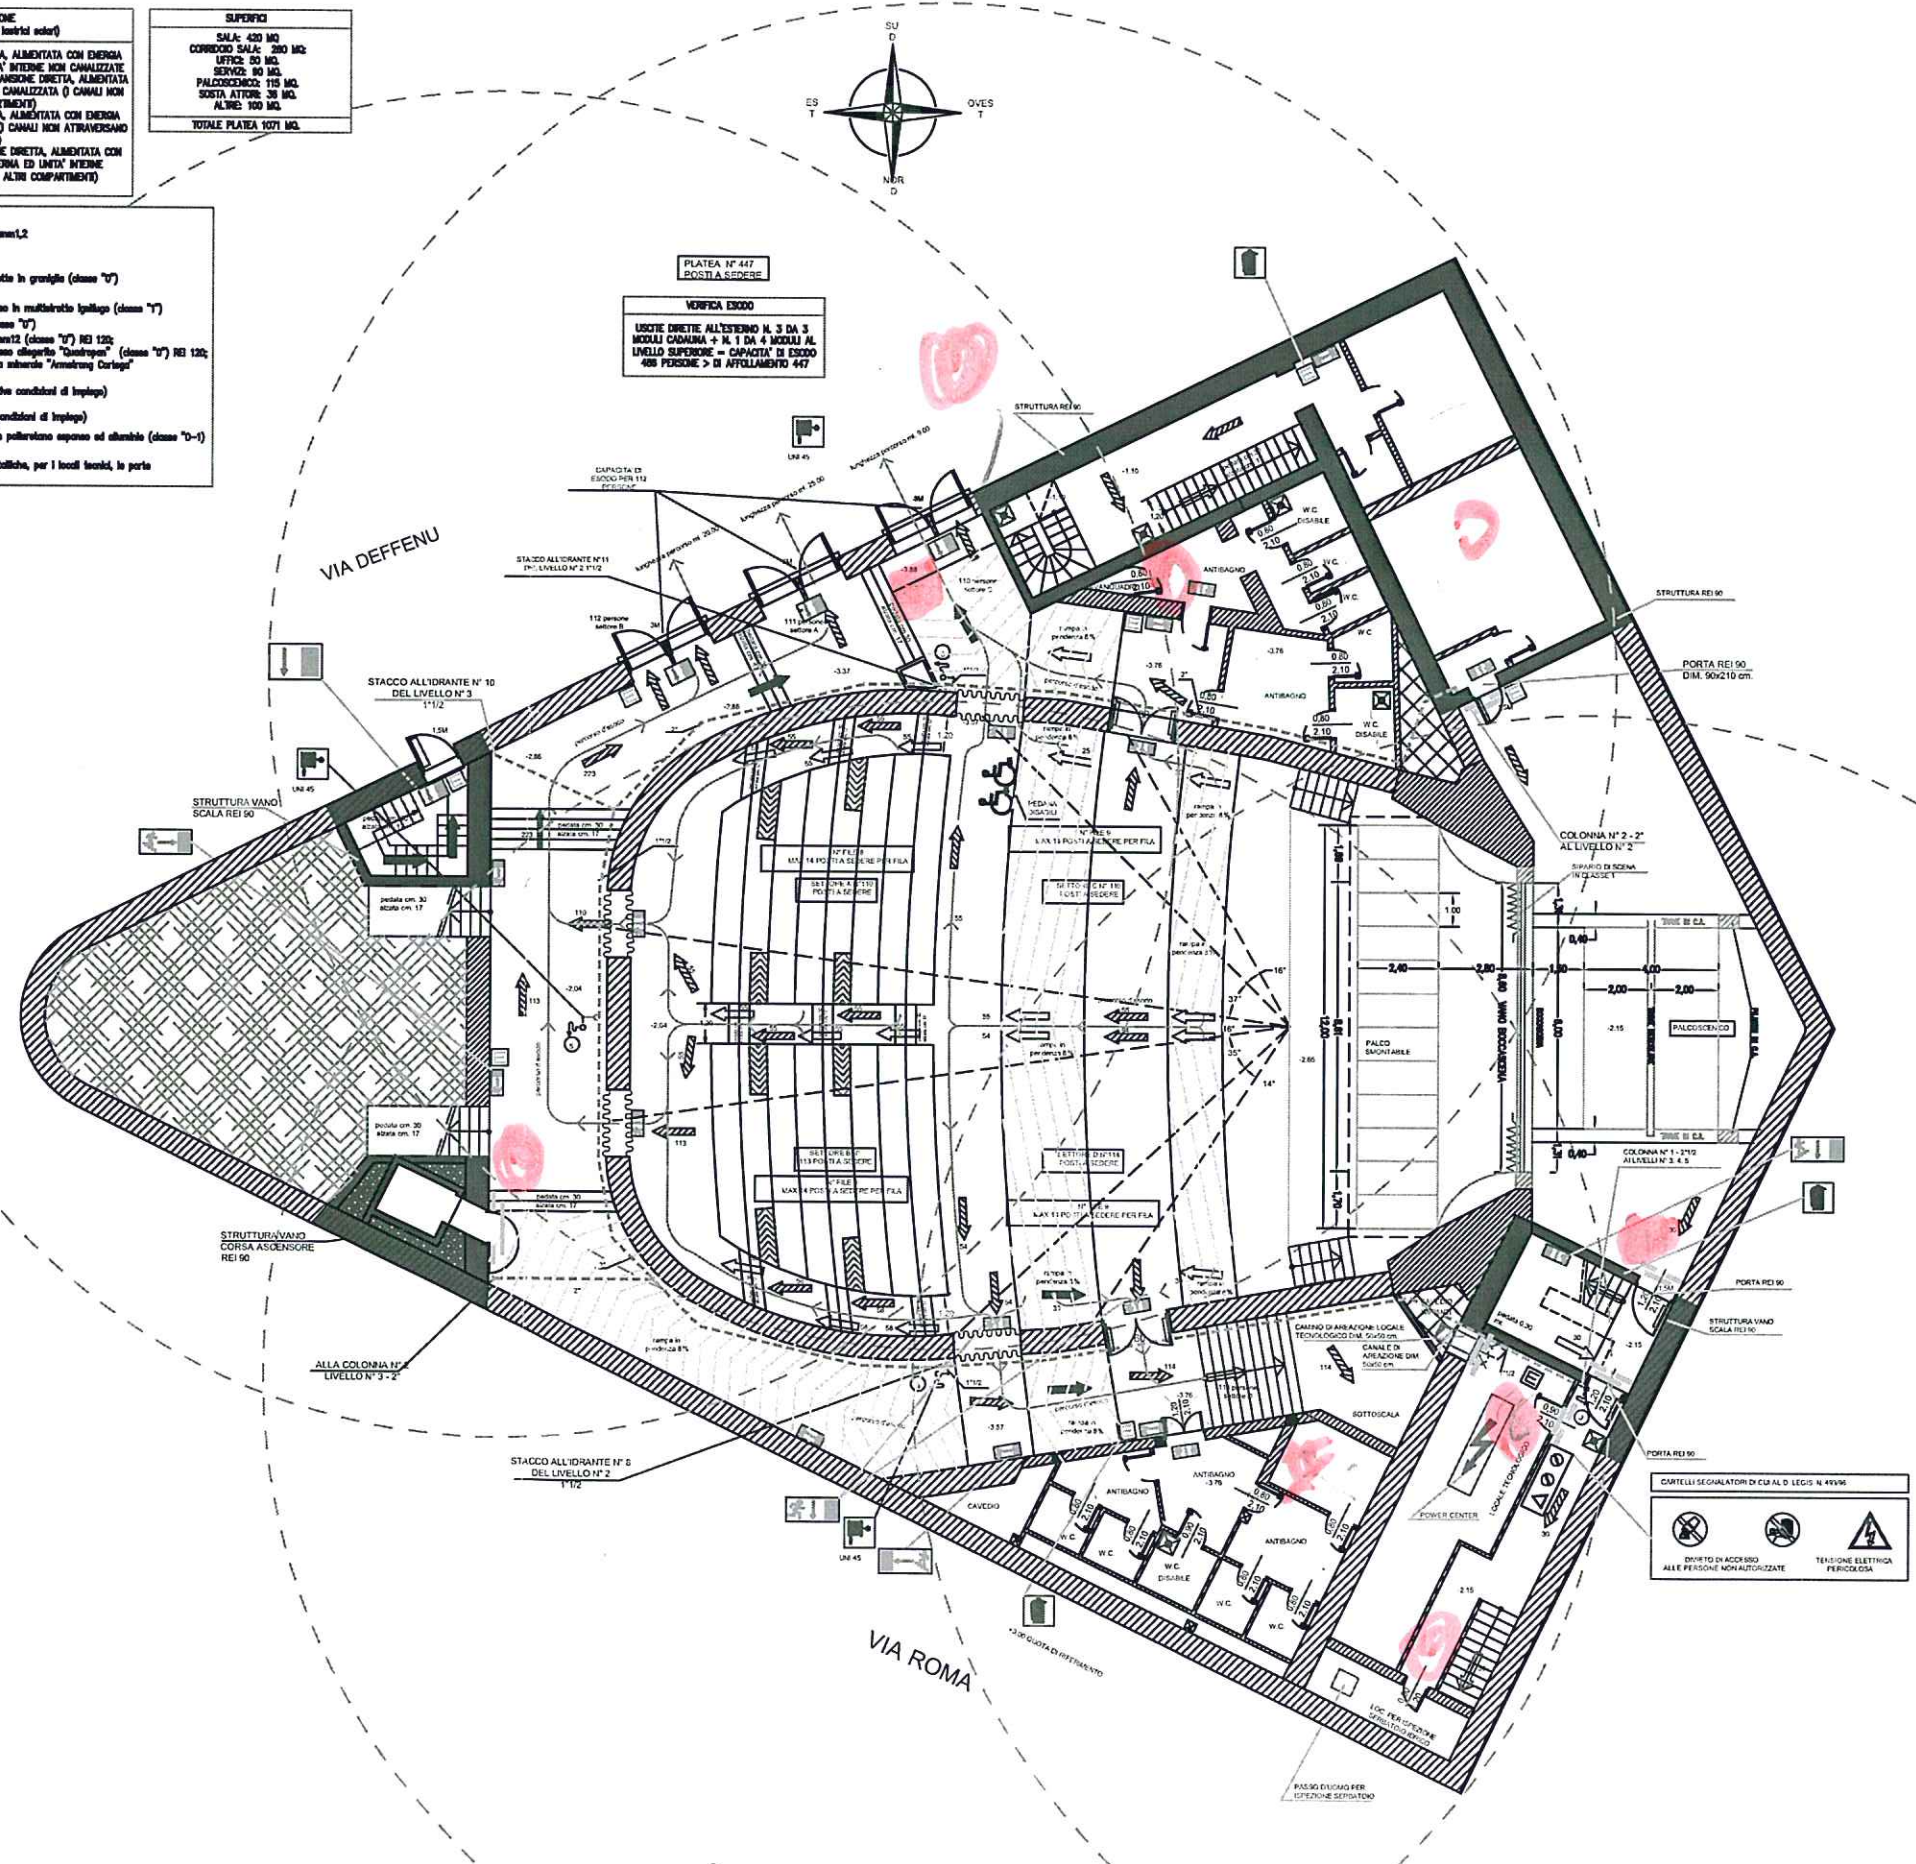

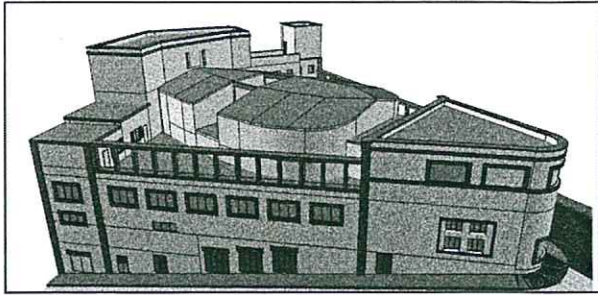

COMUNE DI NUORO

A.T.I.
Associazione Temporanea di Imprese
SIECI s.r.l.

IL RESPONSABILE
DEL PROCEDIMENTO
ING. ANTONIO GADDEO

I PROGETTISTI

RISTRUTTURAZIONE CINEMA TEATRO ELISEO

PROGETTO ESECUTIVO

FILE: LIVELLO GALLERIA
SCALA: 1:100
DATA: Aprile 2002
AGG.: Giugno 2003

ELABORATI
IMPIANTO IDRICO ANTINCENDIO
E VIE DI ESODO
PIANTA 3° LIVELLO (GALLERIA)
TAV. N°
3_A

TUBAZIONI

- NEI TRATTI FUORI TERRA UTILIZZARE TUBI DI ACCIAIO NON LEGATO CONFORMI ALLA UNI 8063 (SERIE MEDIA) SE FILETTATI OPPURE ALLA UNI 8363.
- I RACCORDI, LE GIUNZIONI ED I PEZZI SPECIALI RELATIVI DEVONO ESSERE DI ACCIAIO O GHISA CONFORMI ALLE RISPETTIVE NORME VIGENTI.
- NEI TRATTI INTERIORI UTILIZZARE TUBI IN ACCIAIO NON LEGATO CONFORMI ALLA UNI 8363, ESTERNAMENTE PROTETTI CONTRO LA CORROSIONE IN MODO IDONEO.
- NEI TRATTI A VISTA LA TUBAZIONE DOVRA' ESSERE VERNICIATA CON UNA MANO DI ANTRACINE E DUE MANI A FINIRE DI VERNICE COLORE ROSSO RALL 3000 (VVF).

LEGENDA

LAMPADA DI SICUREZZA

LUCE DI SICUREZZA CON PITTORAMA INDICANTE L'USCITA (D. Lgs. n° 463/96)

LUCE DI SICUREZZA CON PITTORAMA INDICANTE LA VIA DI ESODO (D. Lgs. n° 463/96)

USCITA VERSO L'ALTO

USCITA ORIZZONTALE

USCITA VERSO IL BASSO

STRUTTURA REI 90 ALMENO

PORTA RESISTENTE AL FUOCO REI 90 ALMENO SEMPRE CHIUSA, CON MOLLA DI AUTOCRUSURA

PERCORSO DI ESODO CON DISTANZA DI SICUREZZA

MANIGLIONE ANTIPANICO TIPO PUSH-BAR

MODULO DI USCITA (MODULO UNO) = 60 cm.
- tolleranza di cui di D.M. 30.1.1.85)

ESTINTORE A POLVERE DA 8 kg CON CAPACITA' ESTINGUENTE NON INFERIORE A 21A-69B.C. CON CARTELLO SEGNALETORE (D. Lgs. n° 463/96)

DRANTE UNI 45 CON MANICHETTA CERTIFICATA LUNGA 20 m. E LANCIA IN RAME CON BOCCHELLO INTERCAMBIABILE Ø12, CON CARTELLO SEGNALETORE (D. Lgs. n° 463/96)

ATTACCO UNI 70 PER AUTOPOMPA VVF, CON CARTELLO SEGNALETORE (D.Lgs. n° 463/96)

TUBAZIONE IN ACCIAIO UNI 8063 o 8363, PN 12, CON GIUNZIONI FILETTATE

RAGGIO D'AZIONE DRANTI DN45 ml 20.00

TENDAGGI SALA COLLEGATI ALLA RIVELAZIONE FUMI E CON APPARTURA MOTORIZZATA DA CENTRALE A.R.



IMPIANTO DI CLIMATIZZAZIONE
(le pompe di calore sono posate sui lastrici solari)

UFFICIO: POMPA DI CALORE AD ESPANSIONE DIRETTA, ALIMENTATA CON ENERGIA ELETTRICA DI RETE, CON UNITA' ESTERNA ED UNITA' INTERNE NON CANALIZZATE.

FOYER-BAR-SALA BAR: POMPA DI CALORE AD ESPANSIONE DIRETTA, ALIMENTATA CON ENERGIA ELETTRICA DI RETE, TIPO ROOF-TOP CANALIZZATA (I CANALI NON ATTRAVERSANO ALTRI COMPARTIMENTI)

SALA: POMPA DI CALORE AD ESPANSIONE DIRETTA, ALIMENTATA CON ENERGIA ELETTRICA DI RETE, TIPO ROOF-TOP CANALIZZATA (I CANALI NON ATTRAVERSANO ALTRI COMPARTIMENTI)

CORRIDOI SALA: POMPA DI CALORE AD ESPANSIONE DIRETTA, ALIMENTATA CON ENERGIA ELETTRICA DI RETE, CON UNITA' ESTERNA ED UNITA' INTERNE CANALIZZATE (I CANALI NON ATTRAVERSANO ALTRI COMPARTIMENTI)

MATERIALI

Pavimenti locali tecnici: grès porcellanato spessore mm12;
Pavimenti corridoi, uffici e servizi: grès ceramico

Pavimenti scale: azoto e pedale in marmo

Pavimento foyer, galleria e corridoi galleria: marmette in graniglia (classe "U")

Parati e soffitti: intonaco di malta

Parati galleria: rivestimento acustico decorativo ligneo in multistrato laccato (classe "1") su molarene in lano minerale (classe "U")

Controsoffitti: Solo Giallori: In gesso "Sapodex-S" mm12 (classe "U") REI 120;
Solo Plaster/Carrolli Solo/Bar: In gesso alleggerito "Quadruplex" (classe "U") REI 120;
Uffici/Corridoi/Servizi igienici: In fibra minerale "Armstrong Carlog" (classe "1") REI 180;
(omologati tenendo conto delle effettive condizioni di impiego)

Tendaggi: In classe "1" di reazione al fuoco
(omologati tenendo conto delle effettive condizioni di impiego)

Condizionatori: Con condotta preraleata "P3dextra" in polietilene espanso ad alluminio (classe "D-1")

Serramenti: In alluminio in finestra, in legno o metalliche, per i locali tecnici, le porte


UFFICIO
N° 10 PERSONE

BAR - SALA BAR
N° 60 PERSONE

GALLERIA N° 150
POSTI A SEDERE

VERIFICA ESODO

USCITE DIRETTE ALL'ESTERNO N. 2 DA 3
MODULI CADAUNA = N. 1 DA 2 MODULI
= CAPACITA' DI ESODO 200 PERSONE
> DI AFFOLLAMENTO (10+50+150)
210 PERSONE

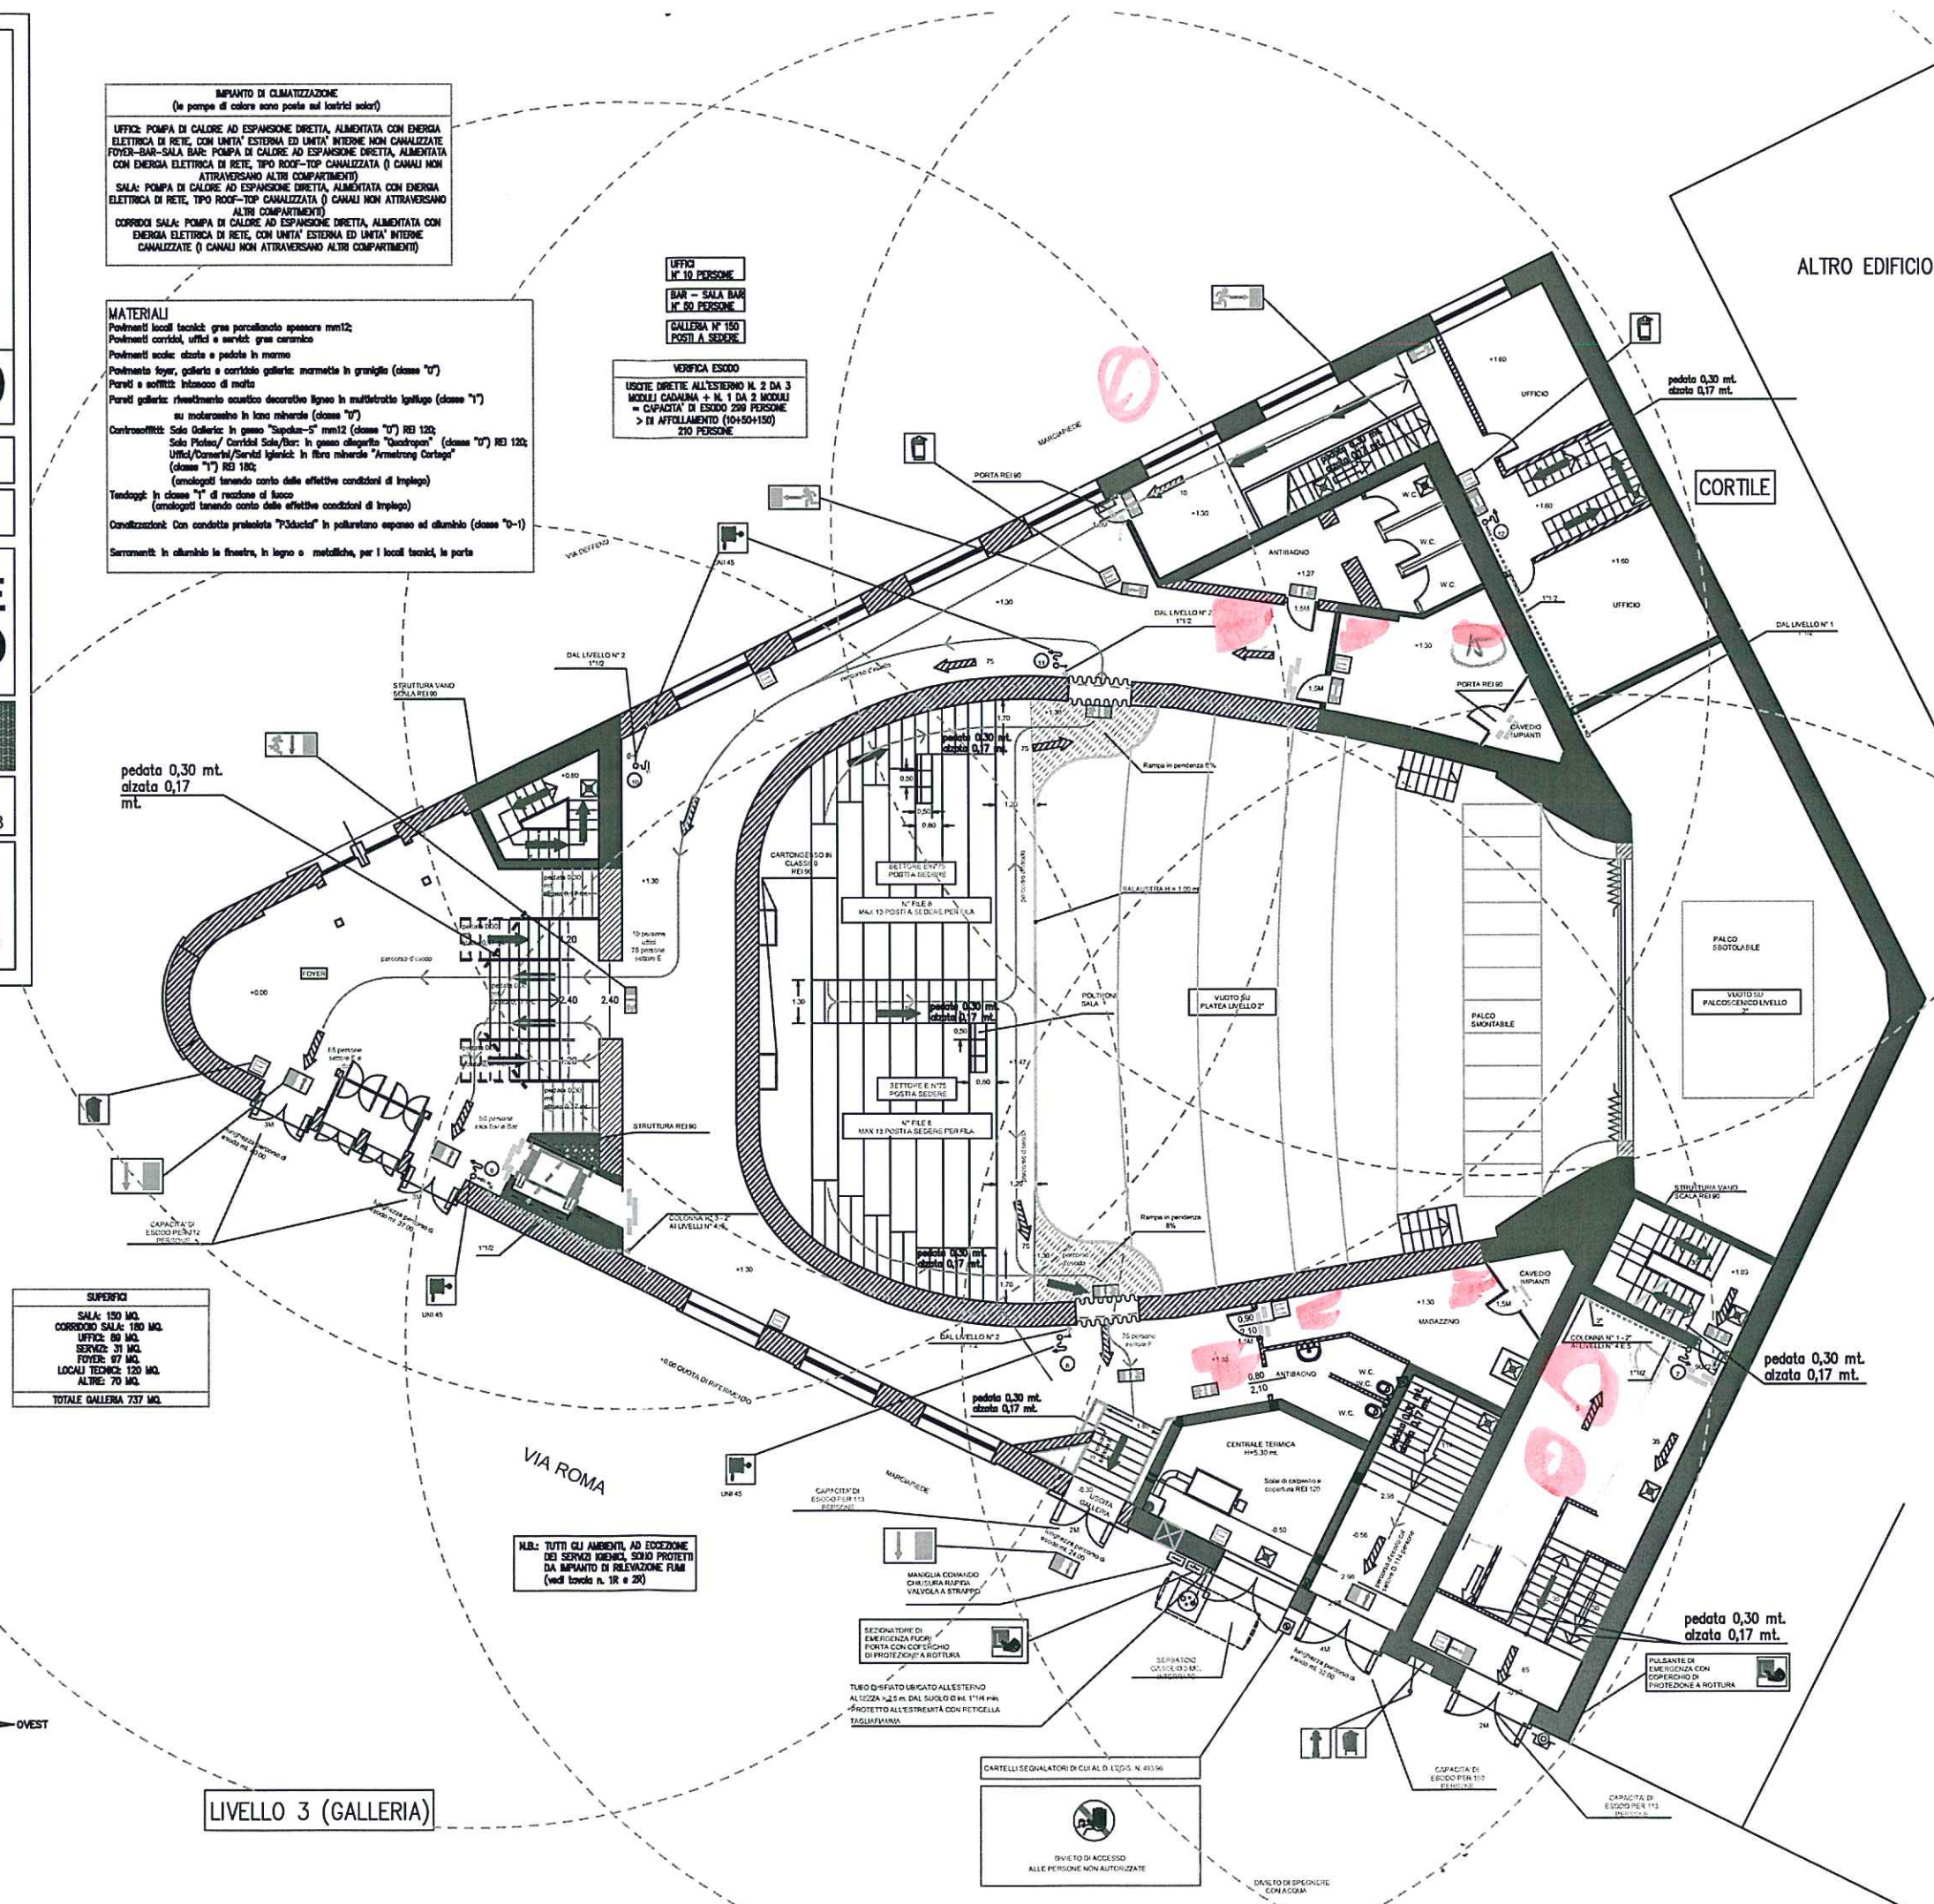

LIVELLO 3 (GALLERIA)

LEGENDA

LAMPADA DI SICUREZZA

LUCE DI SICUREZZA CON PITTORGRAMMA INDICANTE L'USCITA (D. Lgs. n° 463/98)

LUCE DI SICUREZZA CON PITTORGRAMMA INDICANTE LA VIA DI ESODO (D. Lgs. n° 463/98)

USCITA VERSO L'ALTO

USCITA ORIZZONTALE

USCITA VERSO IL BASSO

STRUTTURA REI 90 ALMENO

PORTA RESISTENTE AL FUOCO REI 90 ALMENO SEMPRE CHIUSA, CON MOLLA DI AUTOCHIUSURA

PERCORSO DI ESODO CON DISTANZA DI SICUREZZA MINIMALE ANTIPANICO TIPO PUSH-BAR

MODULO DI USCITA (MODULO UNO = 80 cm. - tolleranza di cui di 0,10, 30,11,83)

ESTINTORE A POLVERE DA 8 kg CON CAPACITA' ESTINGUENTE NON INFERIORE A 21A-55B,C CON CARTELLLO SEGNALETORE (D. Lgs. n° 463/98)

DRAMME UNI 45 CON MANICETTA CERTIFICATA LUNGA 20 m. E LAMPA IN RAME CON BOCCHELLO INTERCAMBIABILE #12, CON CARTELLLO SEGNALETORE (D. Lgs. n° 463/98)

ATTACCO UNI 70 PER AUTOPOMPA VVF, CON CARTELLLO SEGNALETORE (D.Lgs. n° 463/98)

TUBAZIONE IN ACCIAIO UNI 8383 o 8385, PH 12, CON GIUNZIONI FILETTATE

RAGGIO D'AZIONE DRAMMI 20,00

TENDARGI SALA COLLEGATI ALLA RILEVAZIONE FUMI E CON APPARATURA MOTORIZZATA DA CENTRALE A.R.

TUBAZIONI

- NEI TRATTI FUORI TERRA UTILIZZARE TUBI DI ACCIAIO NON LEGATO CONFORMI ALLA UNI 8383 (SERIE MEDIA) SE FILETTATI OPPURE ALLA UNI 8385.
- I RACCORDI, LE GIUNZIONI ED I PEZZI SPECIALI RELATIVI DEVONO ESSERE DI ACCIAIO O GHISA CONFORMI ALLE RISPETTIVE NORME VIGENTI.
- NEI TRATTI INTERIORI UTILIZZARE TUBI IN ACCIAIO NON LEGATO CONFORMI ALLA UNI 8383, ESTERNAMENTE PROTETTI CONTRO LA CORROSIONE IN MODO IDONEO.
- NEI TRATTI A VISTA LA TUBAZIONE DEVE ESSERE VERIFICATA CON UNA MANO DI ANTRUGGINE E DUE MANI A FINIRE DI VERNICE COLORE ROSSO RAL 3000 (VVF).


N.B.: TUTTI GLI AMBIENTI, AD ECCEZIONE DEI SERVIZI IGIEI, SONO PROTETTI DA IMPIANTO DI RILEVAZIONE FUMI (vedi tavola n. 1R e 2R)

IMPIANTO DI CLIMATIZZAZIONE
(le pompe di calore sono poste nei locali scali)

CAMERA: POMPA DI CALORE AD ESPANSIONE DIRETTA, ALIMENTATA CON ENERGIA ELETTRICA DI RETE, CON UNITA' ESTERNA ED UNITA' INTERNE NON CANALIZZATE.

UFFICIO: POMPA DI CALORE AD ESPANSIONE DIRETTA, ALIMENTATA CON ENERGIA ELETTRICA DI RETE, CON UNITA' ESTERNA ED UNITA' INTERNE NON CANALIZZATE.

FOYER-SALA-BAR: POMPA DI CALORE AD ESPANSIONE DIRETTA, ALIMENTATA CON ENERGIA ELETTRICA DI RETE, TIPO ROOF-TOP CANALIZZATA (I CAVI NON ATTRAVERSANO ALTRI COMPARTIMENTI)

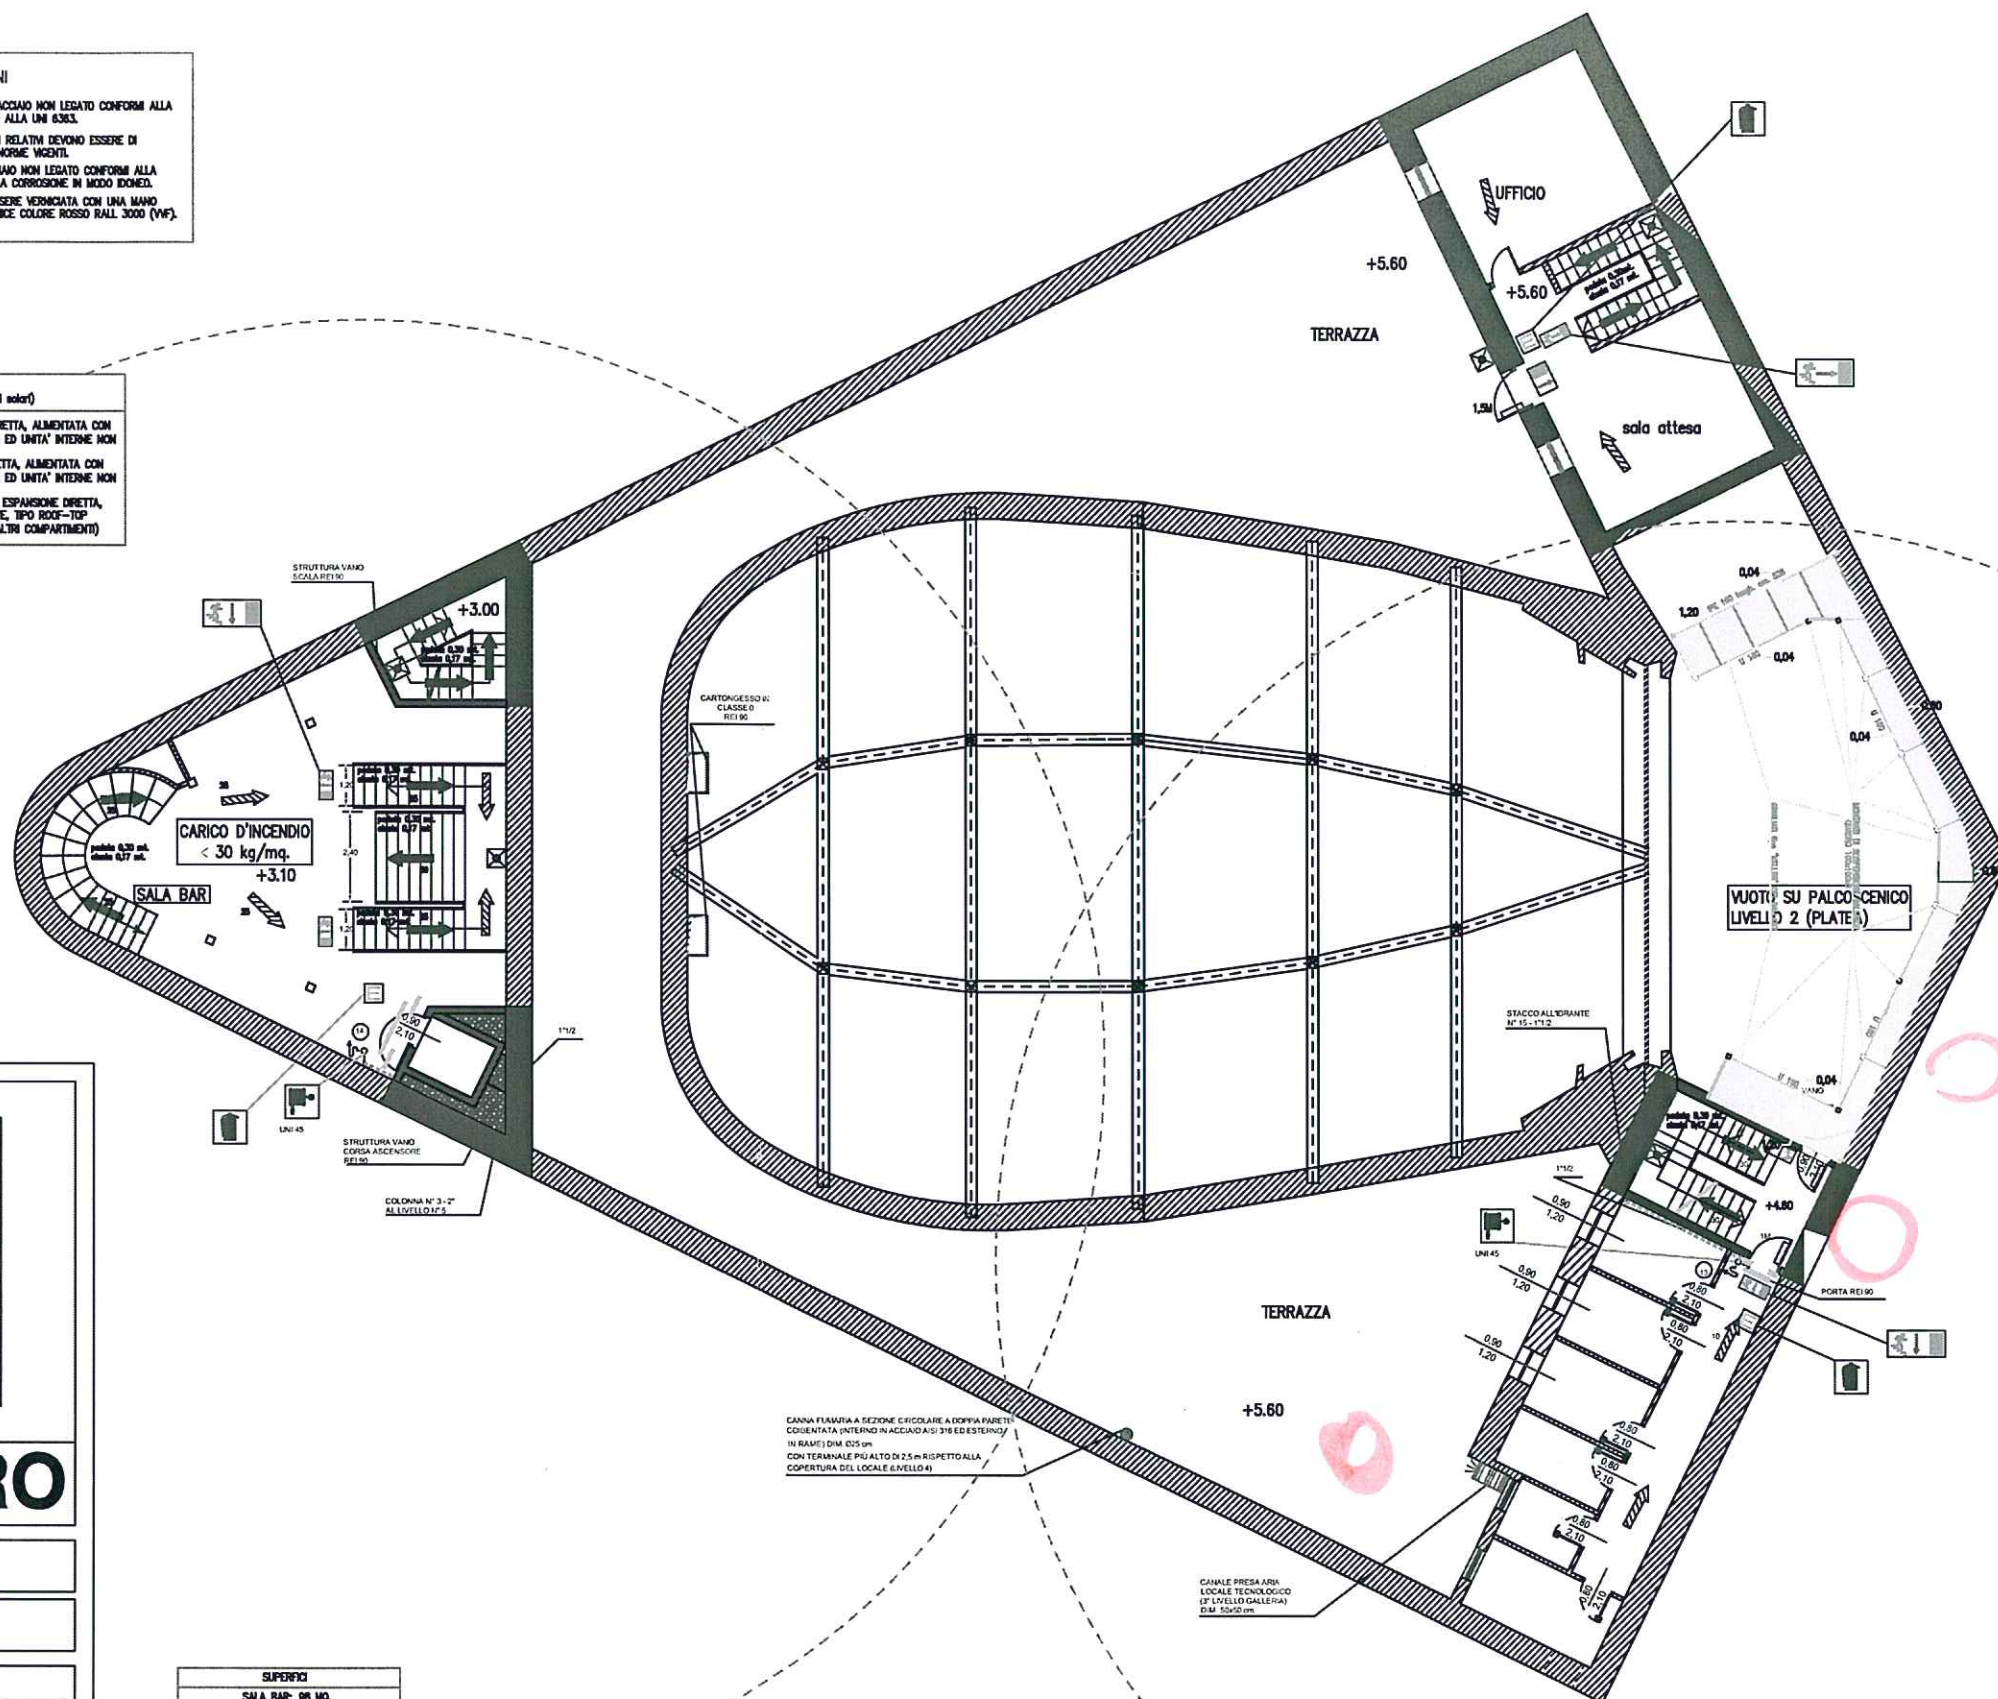

SUPERFICI
SALA BAR: 98 MQ.
CAMERA: 48 MQ.
UFFICIO: 45 MQ.
SERVIZIO: 4 MQ.
ALTRE: 36 MQ.
TOTALE 4° LIVELLO 231 MQ.

MATERIALI

Pavimenti locali tecnici: grès porcellanato spessore mm12;

Pavimenti corridoi, uffici e servizi: grès ceramici;

Pavimenti scale: cotto e pedata in marmo;

Pavimento foyer, galleria e corridoio galleria: marmette in graniglia (classe "0");

Pareti e soffitti: intonaco di malta;

Pareti galleria: rivestimento acustico decorativo ligneo in multistrato igilupo (classe "1") su materassino in lana minerale (classe "0");

Controsoffitti: Sala Galleria: in gesso "Supalux-S" mm12 (classe "0") REI 120;

Sala Platea/ Corridoio Sala/Bar: in gesso alleggerito "Quadraxon" (classe "0") REI 120;


Uffici/Camera/Servizi igienici: in fibra minerale "Armatrang Cortapa" (classe "1") REI 180;

(omologati tenendo conto delle effettive condizioni di impiego);

Tendaggi: in classe "1" di reazione al fuoco (omologati tenendo conto delle effettive condizioni di impiego);

Canalizzazioni: Con condotte preisolata "P3ducta" in polietilene espanso ed alluminio (classe "0-1");

Serramenti: in alluminio le finestre, in legno o metalliche, per i locali tecnici, le porte;

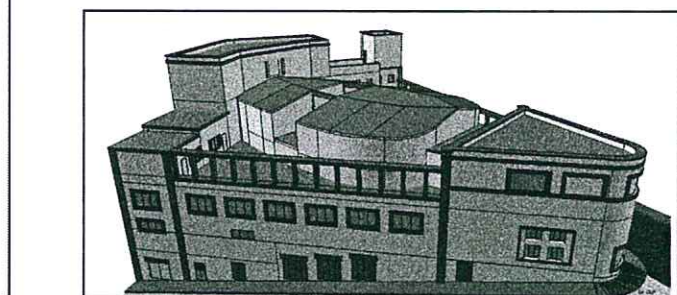

COMUNE DI NUORO

A.T.I.
Associazione Temporanea di Imprese
SIECI s.r.l.

IL RESPONSABILE
DEL PROCEDIMENTO
ING. ANTONIO GADDEO

I PROGETTISTI

RISTRUTTURAZIONE CINEMA TEATRO ELISEO

PROGETTO ESECUTIVO

FILE:	SCALA:	DATA:	AGG.:
LIVELLO 4	1:100	Aprile 2002	Giugno 2003

ELABORATI	TAV. N°
IMPIANTO IDRICO ANTINCENDIO E VIE DI ESODO PIANTA 4° LIVELLO	4 _A

TUBAZIONI

NEI TRATTI FUORI TERRA UTILIZZARE TUBI DI ACCIAIO NON LEGATO CONFORMI ALLA UNI 8653 (SERIE MEDIA) SE FILETTATI OPPURE ALLA UNI 6353.

I RACCORDI, LE GIUNZIONI ED I PEZZI SPECIALI RELATIVI DEVONO ESSERE DI ACCIAIO O GHISA CONFORMI ALLE RISPETTIVE NORME VIGENTI.

NEI TRATTI INTERIATI UTILIZZARE TUBI IN ACCIAIO NON LEGATO CONFORMI ALLA UNI 8653, ESTERNAMENTE PROTETTI CONTRO LA CORROSIONE IN MODO IDONEO.

• NEI TRATTI A VISTA LA TUBAZIONE DOVRA' ESSERE VERNICIATA CON UNA MANO DI ANTRUGUONE E DUE MANI A FINIRE DI VERNICE COLORE ROSSO RALL 3000 (VVF).





- LEGENDA**
- LAMPADA DI SICUREZZA
 - LUCE DI SICUREZZA CON FOTOGRANNA INDICANTE L'USCITA (D. Lgs. n° 463/96)
 - LUCE DI SICUREZZA CON FOTOGRANNA INDICANTE LA VIA DI ESODO (D. Lgs. n° 463/96)
 - USCITA VERSO L'ALTO
 - USCITA ORIZZONTALE
 - USCITA VERSO IL BASSO
 - STRUTTURA DEI 90 ALMENO
 - PORTA RESISTENTE AL FUOCO DEI 90 ALMENO SEMPRE CHIUSA, CON MOLLA DI AUTOCLOSURA
 - PERCORSO DI ESODO CON DISTANZA DI SICUREZZA
 - MANIGLIONE ANTIPANICO TIPO PUSH-BAR
 - MODULO DI USCITA (MODULO UNO = 80 cm. - tolleranza di cui al D.M. 30.11.83)
 - ESTINTORE A POLVERE DA 6 kg CON CAPACITA'
 - ESTINGUENTE NON INFERIORE A 21A-89B.C CON CARTELLO SEGNALETORE (D. Lgs. n° 493/96)
 - IDRANTE UNI 45 CON MANICHETTA CERTIFICATA
 - LUNGA 20 m. E LANCIA IN RAME CON BOCCHIELLO INTERCAMBIABILE D12 - CON CARTELLO SEGNALETORE (D. Lgs. n° 493/96)
 - ATTACCO UNI 70 PER AUTOPOMPA VVF, CON CARTELLO SEGNALETORE (D. Lgs. n° 493/96)
 - TUBAZIONE IN ACCIAIO UNI 8653 o 6353, PN 12, CON GIUNZIONI FILETTATE
 - RAGGIO D'AZIONE IDRANTI DN45 ml 20.00
 - TENDAGGI SALA COLLEGATI ALLA RIVELAZIONE FUMI E CON APPARATURA MOTORIZZATA DA CENTRALE A.R.

IMPIANTO DI CLIMATIZZAZIONE
(le pompe di calore sono poste sui tetti dei locali)

CAVERINI: POMPA DI CALORE AD ESPANSIONE DIRETTA, ALIMENTATA CON ENERGIA ELETTRICA DI RETE, CON UNITA' ESTERNA ED UNITA' INTERNE NON CANALIZZATE

CABINA PROIEZIONE: POMPA DI CALORE AD ESPANSIONE DIRETTA, ALIMENTATA CON ENERGIA ELETTRICA DI RETE, CON UNITA' ESTERNA ED UNITA' INTERNE NON CANALIZZATE

FOYER-BAR-GUARDAROBBA: POMPA DI CALORE AD ESPANSIONE DIRETTA, ALIMENTATA CON ENERGIA ELETTRICA DI RETE, TIPO ROOF-TOP CANALIZZATA (I CANALI NON ATTRAVERSIANO ALTRI COMPARTIMENTI)

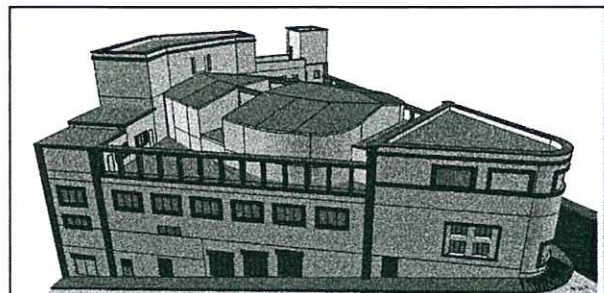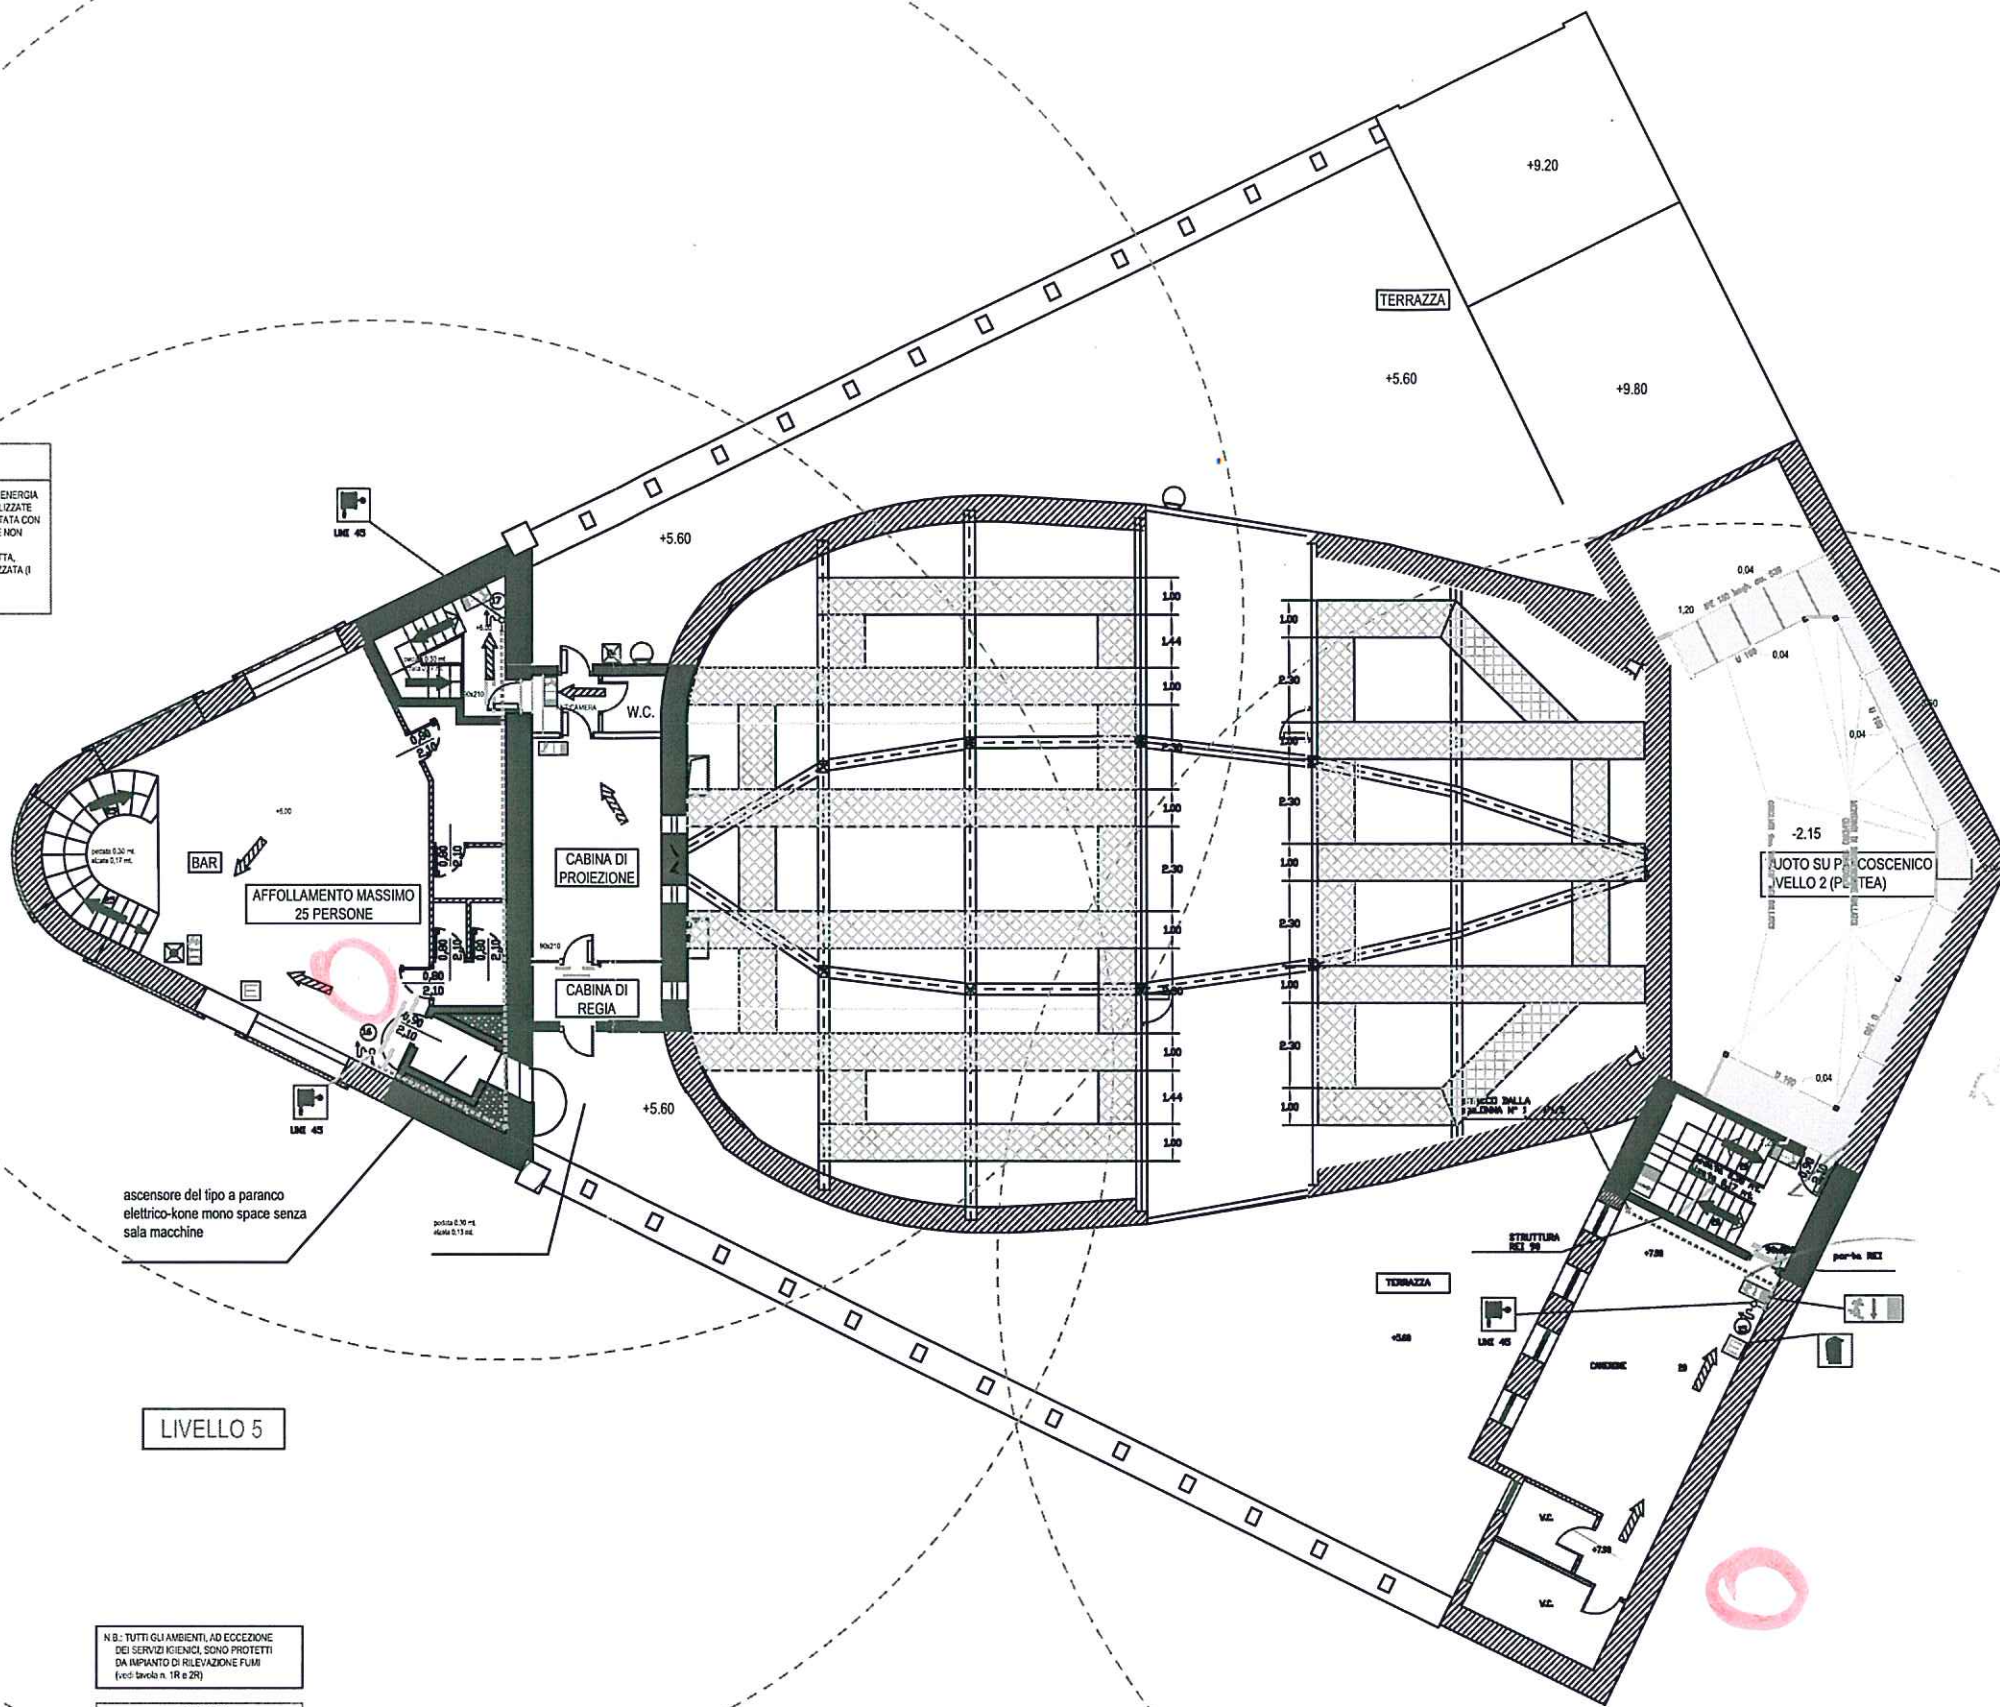

COMUNE DI NUORO

A.T.I. Associazione Temporanea di Imprese SIECI s.r.l.	IL RESPONSABILE DEL PROCEDIMENTO ING. ANTONIO GADDEO	I PROGETTISTI
--	--	---------------

RISTRUTTURAZIONE CINEMA TEATRO ELISEO

PROGETTO ESECUTIVO			
FILE: LIVELLO 5-6	SCALA: 1:100	DATA: Aprile 2002	AGG.: Giugno 2003
ELABORATI	IMPIANTO IDRICO ANTINCENDIO E VIE DI ESODO PIANTA 5° LIVELLO		TAV. N° 5_A

N.B.: TUTTI GLI AMBIENTI AD ECCEZIONE DEI SERVIZI IGIENICI SONO PROTETTI DA IMPIANTO DI RILEVAZIONE FUMI (vedi tavola n. 1R e 2R)

SUPERFICI
BAR: 98 MQ
CABINA PROIEZIONE: 21 MQ
CAVERINI: 45 MQ
SERVIZI: 140 MQ
ALTRE: 31 MQ
TOTALE 5° LIVELLO 295 MQ

MATERIALI

Pavimenti locali tecnici: gres porcellanato spessore mm12;

Pavimenti corridoi, uffici e servizi: gres ceramico;

Pavimenti scale: alzate e pedate in marmo;

Pavimento foyer, galleria e corridoio galleria: marmette in graniglia (classe "0");

Pareti e soffitti: intonaco di malta;

Pareti galleria: rivestimento acustico decorativo ligneo in multistrato lignifugo (classe "1") su massiccio in lana minerale (classe "0");

Contropareti: Sala Gialla: in gesso "Supralis-S" mm12 (classe "0"); Sala Pictorial Corridoio Sala Bar: in gesso alleggerito "Quadruplex" (classe "0") REI 120; Ufficio Camera Servizi igienici in lana minerale "Armstrong Corrug" (classe "1") REI 180;

(omologati) tenendo conto delle effettive condizioni di impiego)

Tendaggi: in classe "1" di reazione al fuoco (omologati tenendo conto delle effettive condizioni di impiego)

Canalizzazioni: Con condotte pressurizzate "PDS-act" in polietilene espanso ed alluminio (classe "0-1")

Serramenti: in alluminio le finestre, in legno o metalliche, per i locali tecnici, le porte